


NUOVO POLO SCOLASTICO
LIDO ADRIANO - RAVENNA


PROGETTO DEFINITIVO-ESECUTIVO

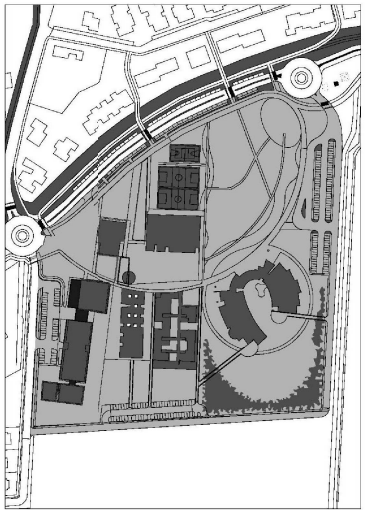

Segretario generale : Dott. PAOLO NERI		Assessore al L. PP. Dott. ANDREA CORSINI		Sindaco FABRIZIO MATEUCCI	
Capo Servizio: Ing. CLAUDIO BONDI		Capo Area: Ing. MASSIMO CAMPENNI			
Fine:					
RESPONSABILI UNICO DEL PROCEDIMENTO:					
del. Ing. CLAUDIO BONDI					
del. Ing. LUCA LENELLI					
del. Ing. LUCA LENELLI					
Progettista Acustica Architettonica: geom. CALDINI GIULIANI					
Progettista Opere Edili: dott. ing. ALESSANDRA LEDA					
Progettista Opere Strutturali: dott. ing. ALESSANDRA LEDA					
Progettista Impianti Elettrici: PI PIETRO REZZI					
Progettista Impianti Meccanici e Termici Idraulici: dott. ing. MICHELA MARGHERITI					
Disegnatore: dr. CALDINI GIULIANI					
00	Emissione	C. Majoli	M. Macronetti	L. Lenelli	15/12/2014
Descrizione: Rev.		Redatto:	Controllato	Approvato	Data:
ELABORAZIONE					

PROGETTO IMPIANTO IDRICO SANITARIO

Codice Intervento: FASCICOLO: 2014/06.0531 Scala:	Codice Edificio: G421	Codice Fase: D/E	Codice Elaborato: F04
SCALA 1:100	File: G421-2014/06.0531-D/E-F04_000	Data: 15 dicembre 2014	Revisione: R0

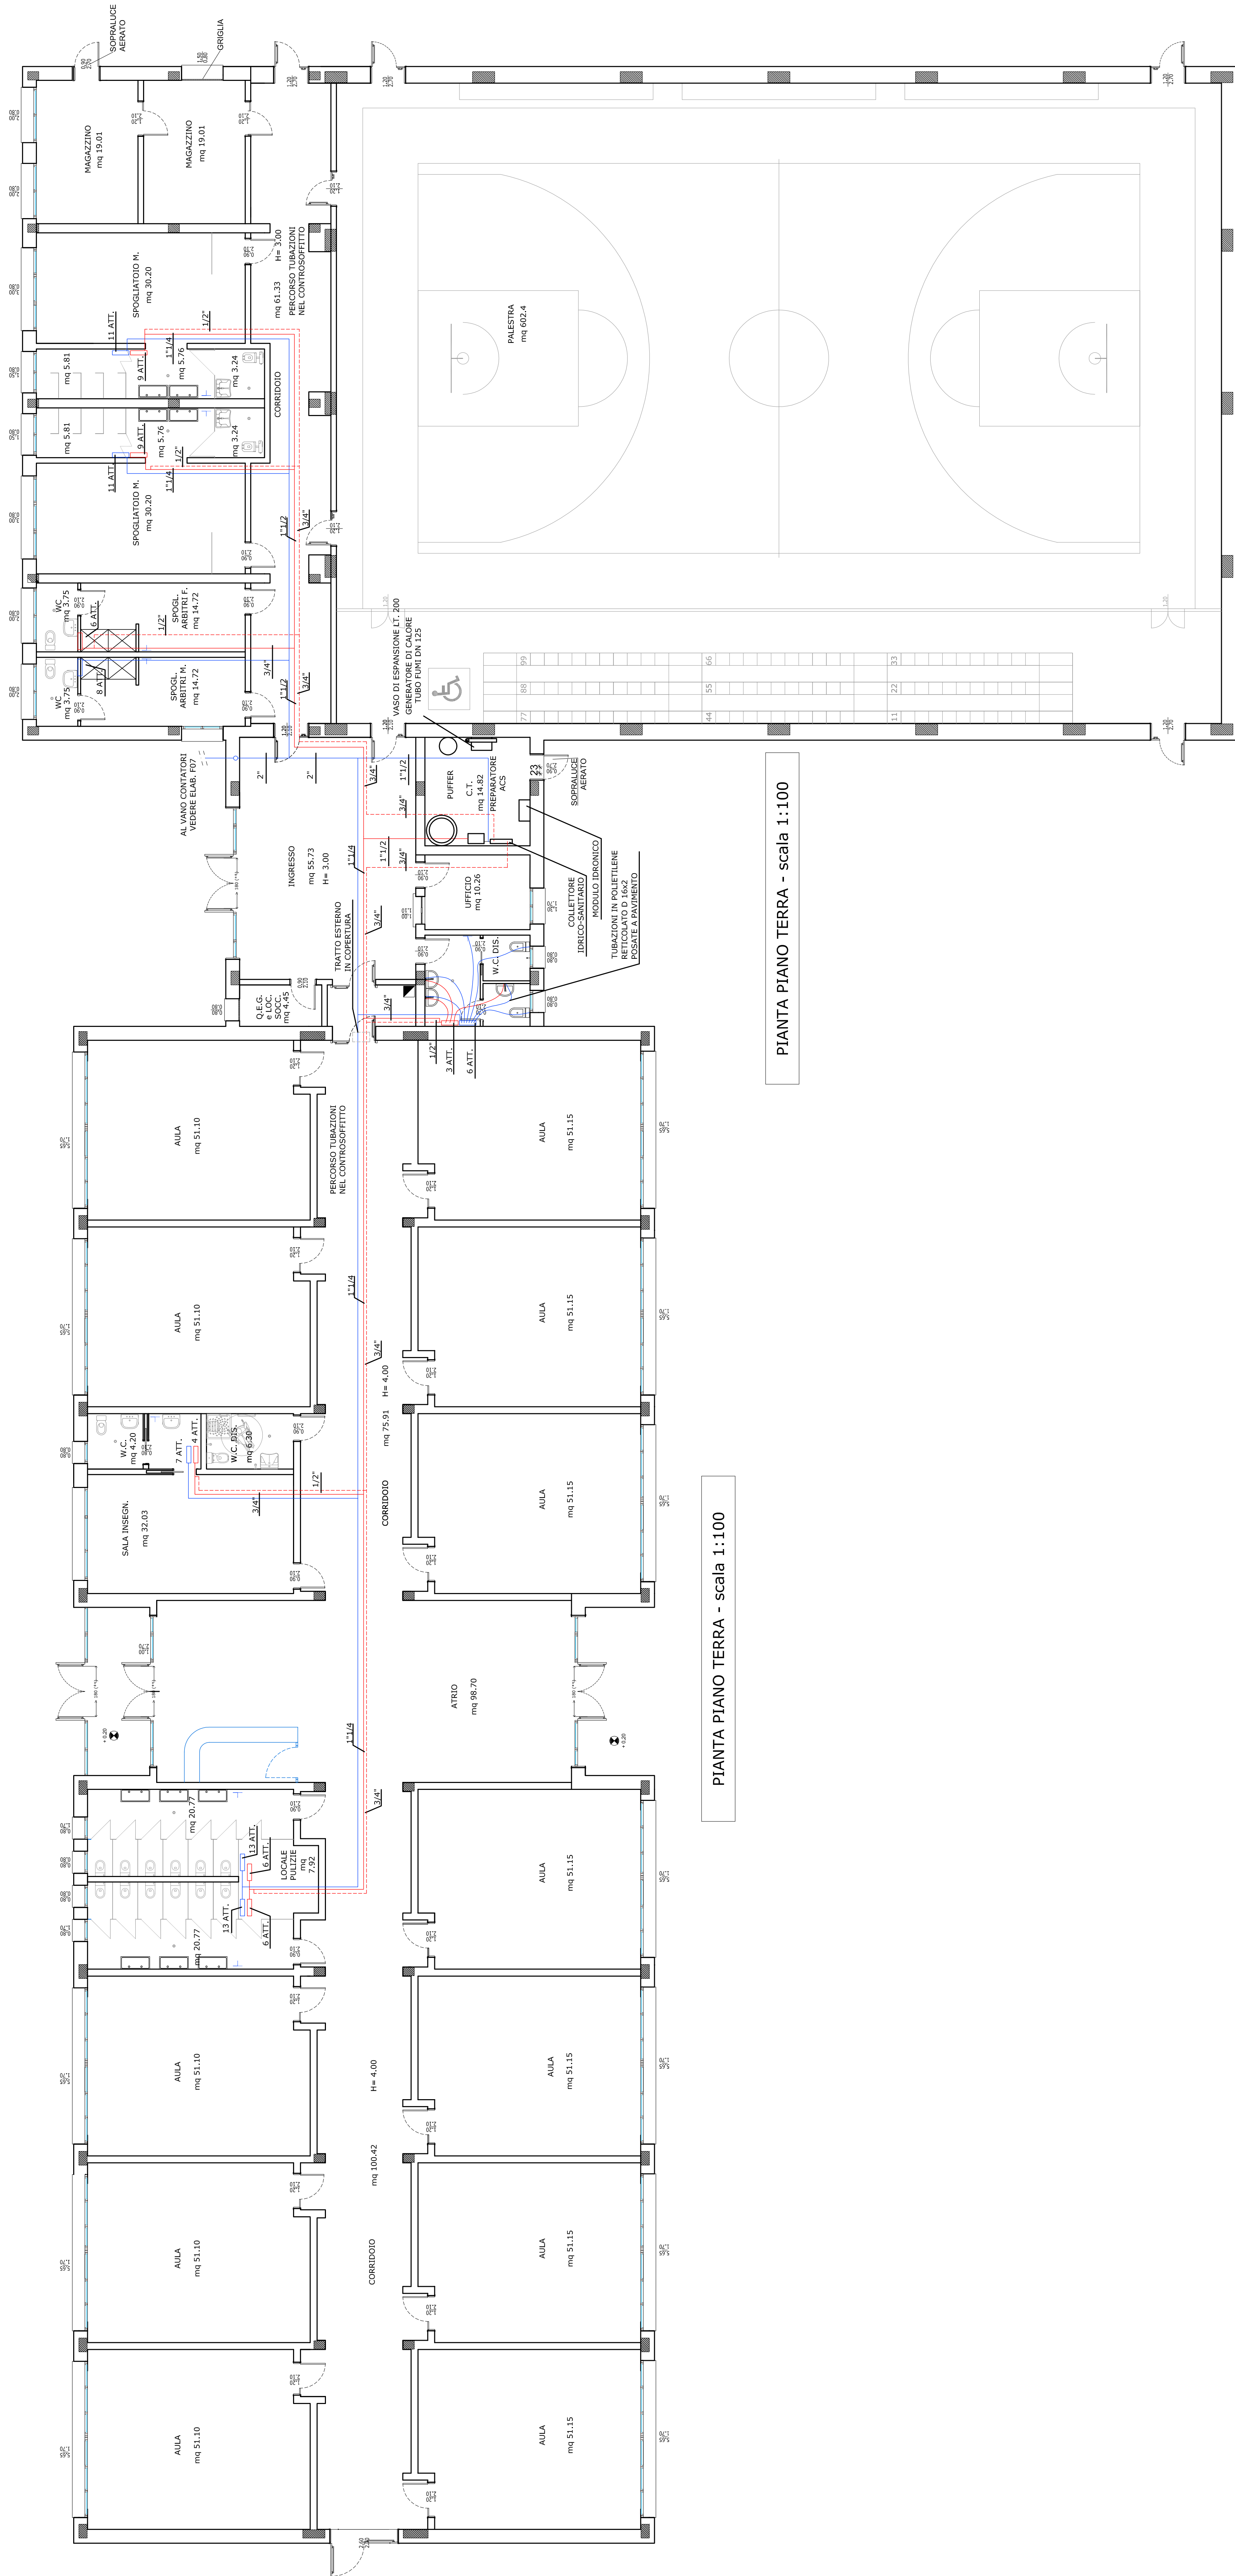

PIANTA PIANO TERRA - scala 1:100

PIANTA PIANO TERRA - scala 1:100